

PROJEKT ZAGOSPODAROWANIA TERENU

Oświetlenie drogowe :

1. budowie linii kablowej YAKY 4 x 16 mm² na dz. nr 51,46/4 , 49/1
 2. budowie słupów stalowych rurowych z oprawami na dz. nr 46/4 , 51, 49/1
 3. budowie rozdzielnic wolnostojącej typu; SO-1 na dz. nr 51
- w miejscowości SŁAWIANÓWKO gm. Złotów obręb Skic obw. wiejski

INWESTOR:
Gmina Złotów
77 - 400 Złotów
ul. Leśna 7

Legenda:

- -B- szafka oświetleniowa typ: SO-1
- linia kablowa YAKY 4 x 16 mm²
- Słup oświetleniowy stalowy rurowy ocynkowany ogniowo wysokości 7 m
- ⊙ Oprawa oświetleniowa typ: SGS 100 W
- ⊙ Źródło światła - żarówka sodowa typ: SONT-T /100W

Warunki przyłączenia energetycznego
Moc przyłączeniowa 3,0 KW na napięciu 0,23 KV
Nr.ew. 0D5/ZR9/653/2012 z dn. 03 -10-2012


UWAGA:
Wykopy przy zabudowie po nowej trasie wykonać ręcznie z zachowaniem szczególnych środków ostrożności. W miejscach kolizji stosować rury osłonowe SRS 110 Arot z zapasem 0,5 m w obu kierunkach od miejsca kolizji. Słupy oświetleniowe - zabudowa w odległości 0,5 m od granic działek graniczących z dz. nr 52, 46/4

proj. linia kablowa (B-C-D-E)
YAKY 4 x 16 mm² dł = 419 m
(wykop 376)

Na odcinku zabudowy B-C-D-E wykonać instalację uziemiającą drutem FeZn O6 Wartość rezystancji w punktach uziemienia nie może przekraczać wartości 5Ω


proj. osłona kabla
rura DVK 110 Arot
dł = 4 x 2 m

proj. osłona kabla
rura DVK 110 Arot
dł = 8 m

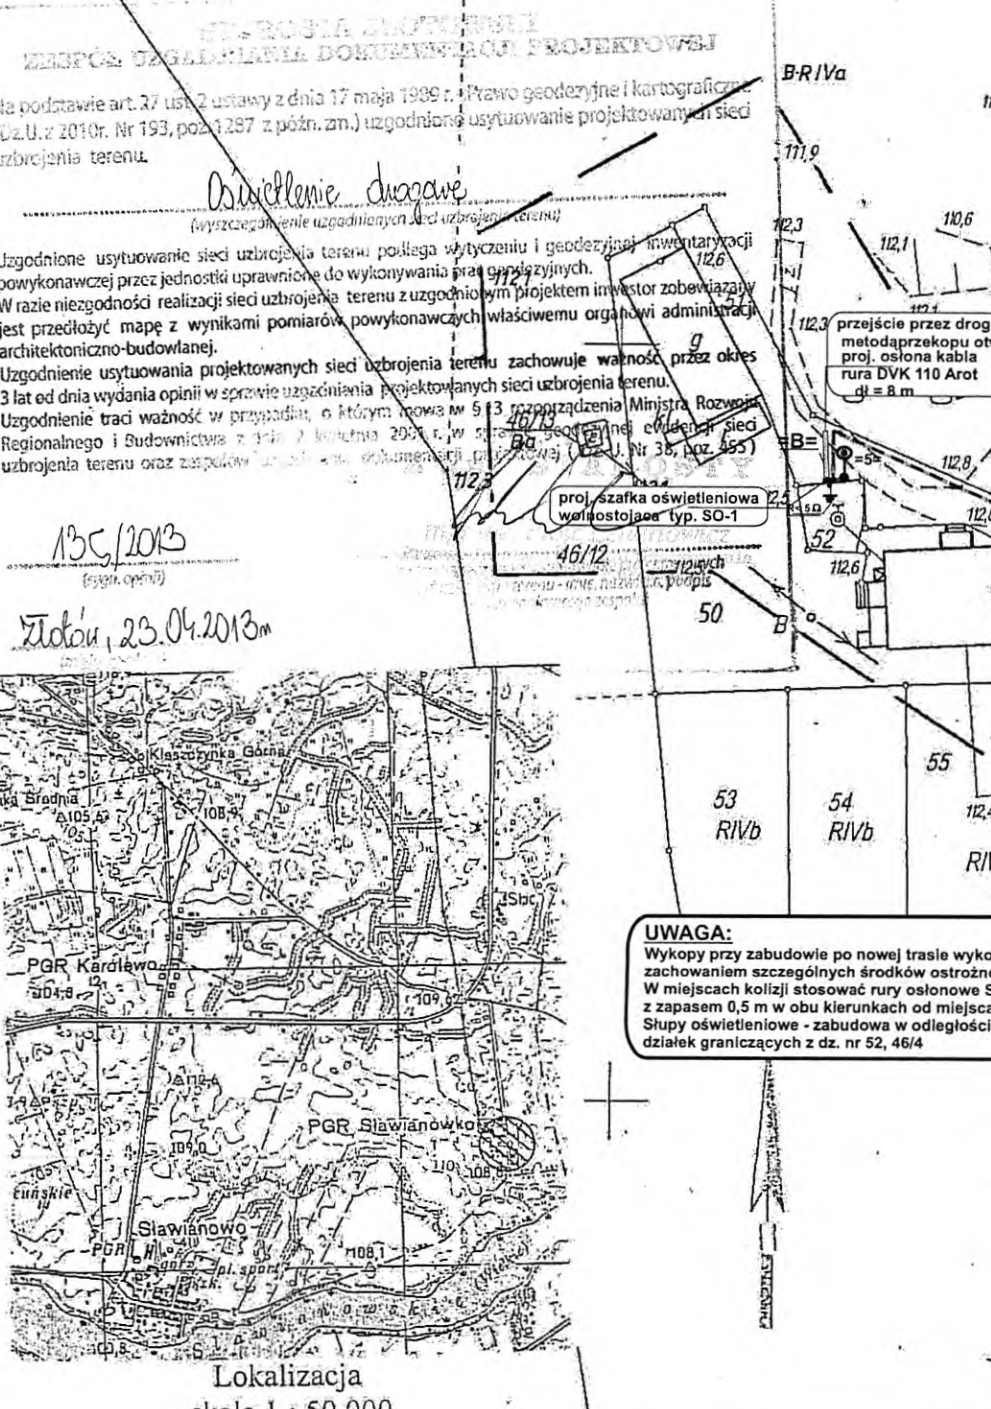

MAPA DO CELÓW PROJEKTOWYCH	
Oznaczenie kancelaryjne zgłoszenia pracy geodezyjnej	DZ 867/2013 KERG 8 2.68-2/2013
Nazwa miejscowości	Sławianówko
Jednostka ewidencyjna	identyfikator 303108_2 nazwa ZŁOTÓW - OB. WIEJSKI
Obręb ewidencyjny	identyfikator 0068 nazwa SKIC
Skala mapy	1:1000
Sekcja mapy zasadniczej	343.444.011
Nazwa układu współrzędnych	Prostokątnych płaskich „1965/3” Układu wysokości KRONSZTADT
Oznaczenie granic obszaru, który był przedmiotem aktualizacji	-----
Informacje o służebnościach gruntowych mających wpływ na zagospodarowanie gruntów, zlokalizowanych w granicach projektowanej inwestycji *)	Nie badano
Mapa aktualna na dzień	27-03-2013 r.
Przedsiębiorstwo Geodezyjno-Kartograficzno-Techniczne „INVEST GEO” inż. Adam Machocki 77-430 KRAJENKA, ul. Wł. Jagiello 22 nazwa/imię (nazwisko) wykonawcy Regon 570842281 NIP 754 144 08-22	GEODETA inż. Robert Skąpa podpis osoby reprezentującej wykonawcę 18149 nr uprawnień i podpis geodety

*) Należy podać skrótowy opis służebności gruntowej wraz ze sposobem jej oznaczenia na mapie, a w przypadku kiedy nie wykonano ustalenia obciążeń służebnościami – zamieścić stosowną informację

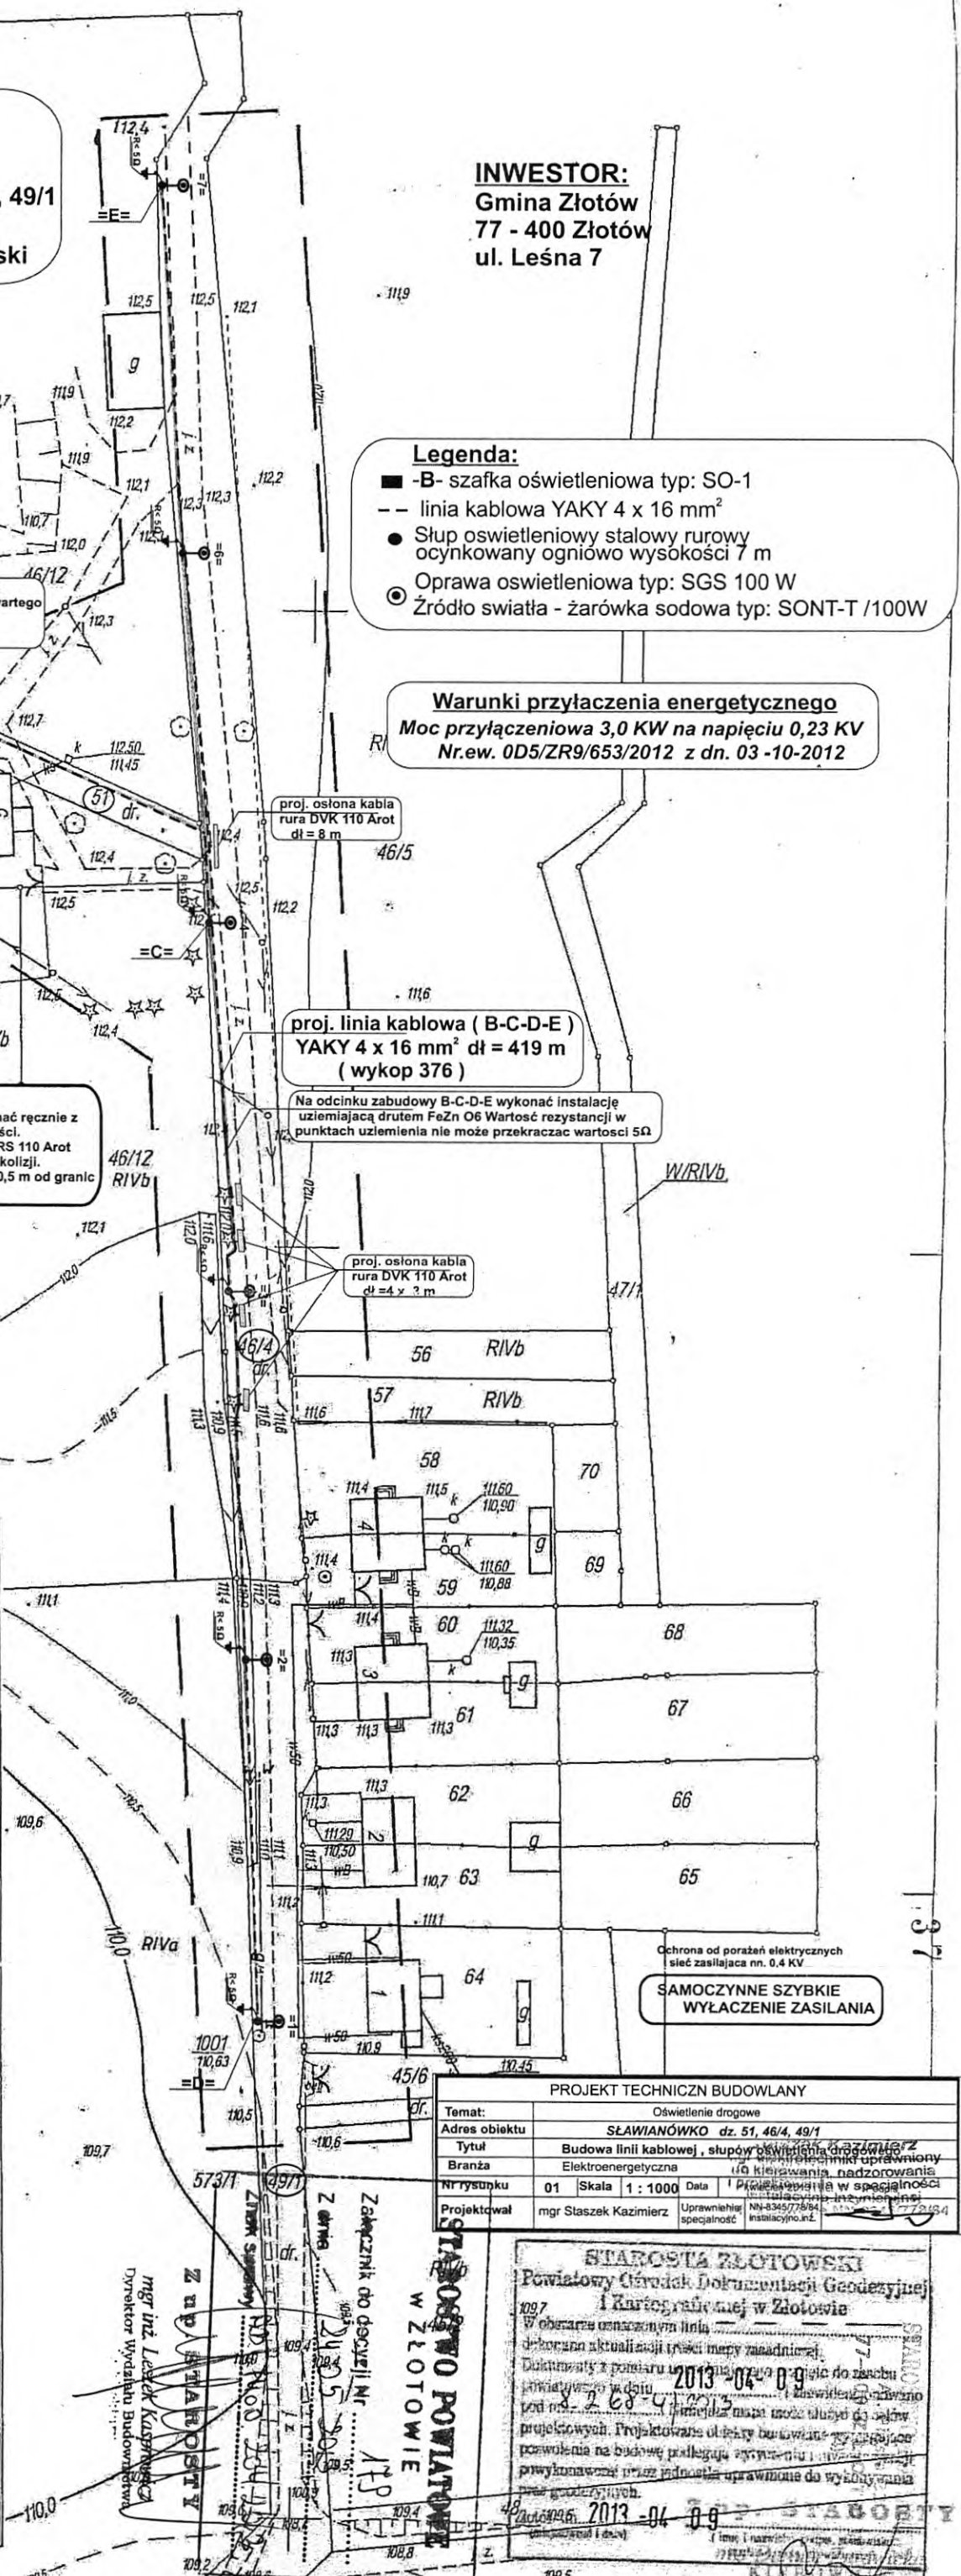

PROJEKT TECHNICZNY BUDOWLANY	
Temat:	Oświetlenie drogowe
Adres obiektu:	SŁAWIANÓWKO dz. 51, 46/4, 49/1
Tytuł:	Budowa linii kablowej, słupów oświetleniowych i opraw
Branża:	Elektroenergetyczna
Nr rysunku:	01 Skala 1 : 1000 Data 2013-04-09
Projektował:	mgr Sławek Kazimierz

STAROSTA ZŁOTOWSKI
Powiatowy Urząd Dokumentacji Geodezyjnej
i Kartograficznej w Złotowie
W obrotach oznaczona linia
dokonano aktualizacji treści mapy zasadniczej
Dokumenty z pomiaru ujętego do zasobu
dokumentacji w dniu 2013-04-09
pod nr 18149/2013
Projektowane obiekty budowlane nie są
pozwolenie na budowę podlegają wyznaczeniu
przez jednostkę uprawnioną do wydawania
pozwoleń na budowę.