


RZUT PARTER INSTALACJA C.O. skala 1:50

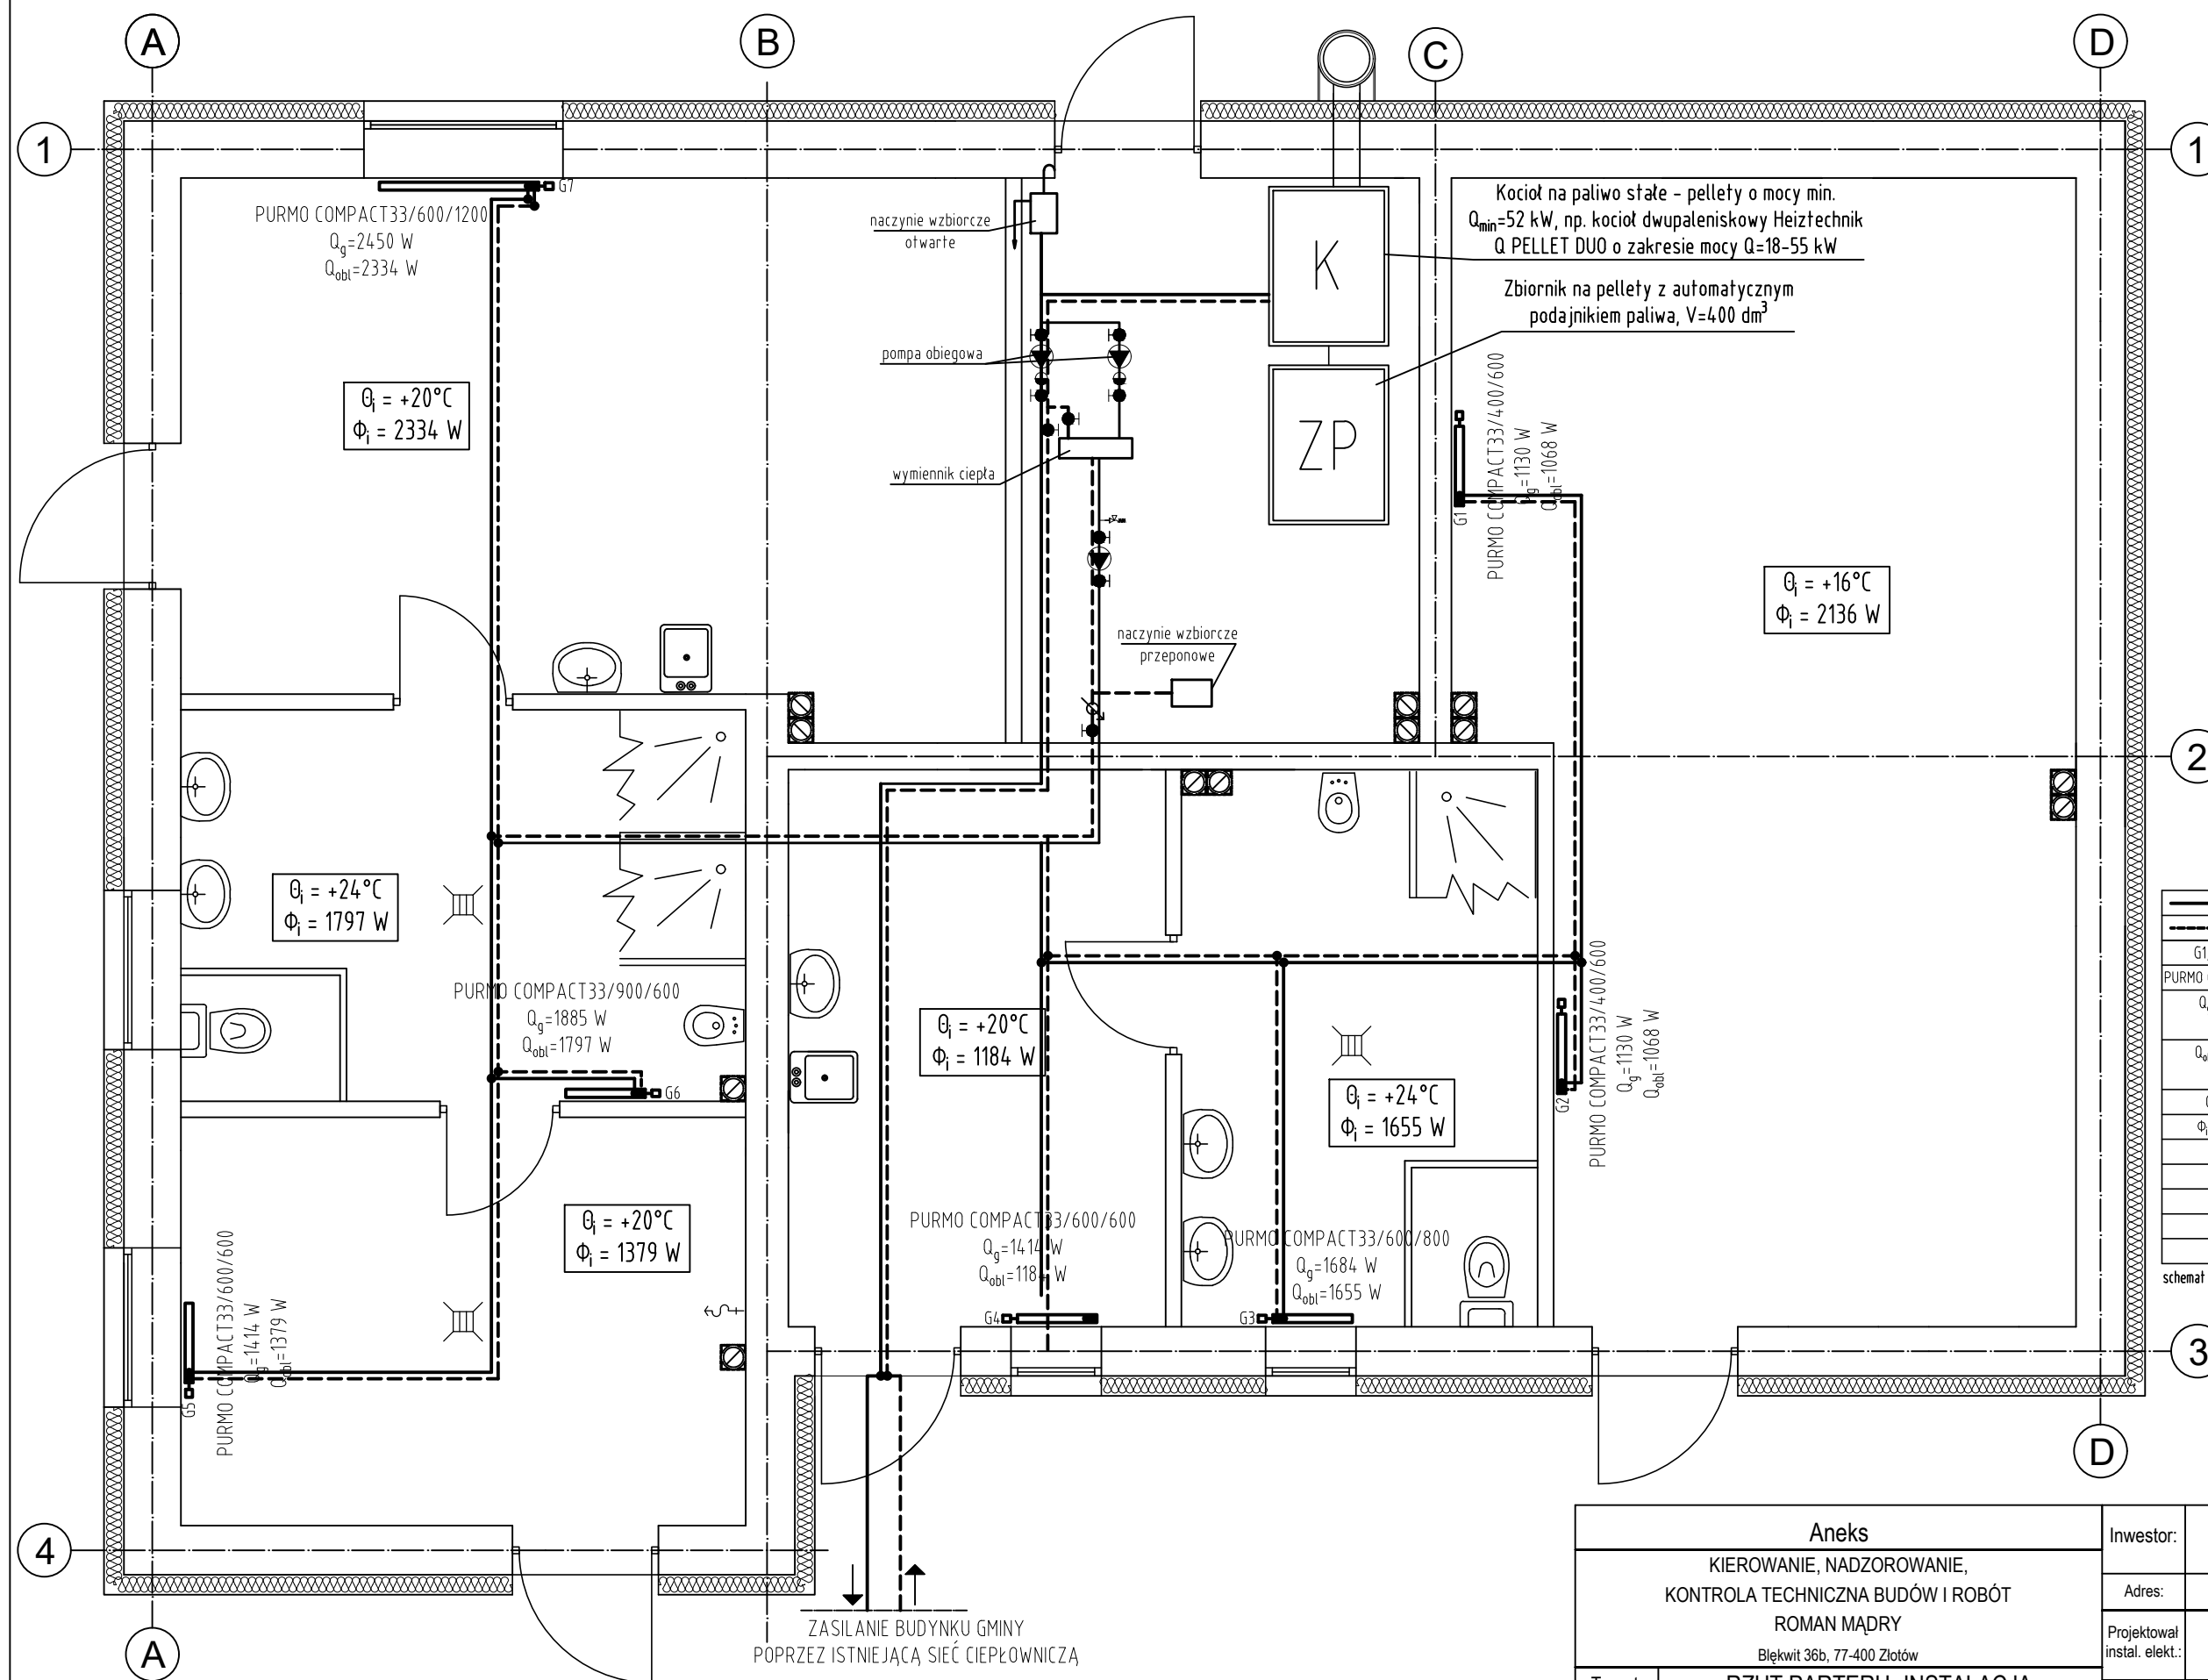

Aneks KIEROWANIE, NADZOROWANIE, KONTROLA TECHNICZNA BUDÓW I ROBÓT ROMAN MAJDRY Błękit 36b, 77-400 Złotów		Inwestor: GMINA ZŁOTÓW ul. Leśna 7, 77-400 Złotów
		Adres: Złotów, gmina Złotów dz. nr ew.193/9
Temat: RZUT PARTERU- INSTALACJA CENTRALNEGO OGRZEWANIA		Projektował instal. elekt.: mgr inż. arch. Małgorzata Fertala Uprawnienia do projektowania w specjalności sieci i inst. sanitarne bez ograniczeń nr GP-7342/11931/94
Obiekt: Budynek SOCJALNO GOSPODARCZY		Opracował: tech. bud. Roman Majdry
		Data opracowania: PAŹDZIERNIK 2018
		Nr rysunku: 2-S
		Skala: 1:50